
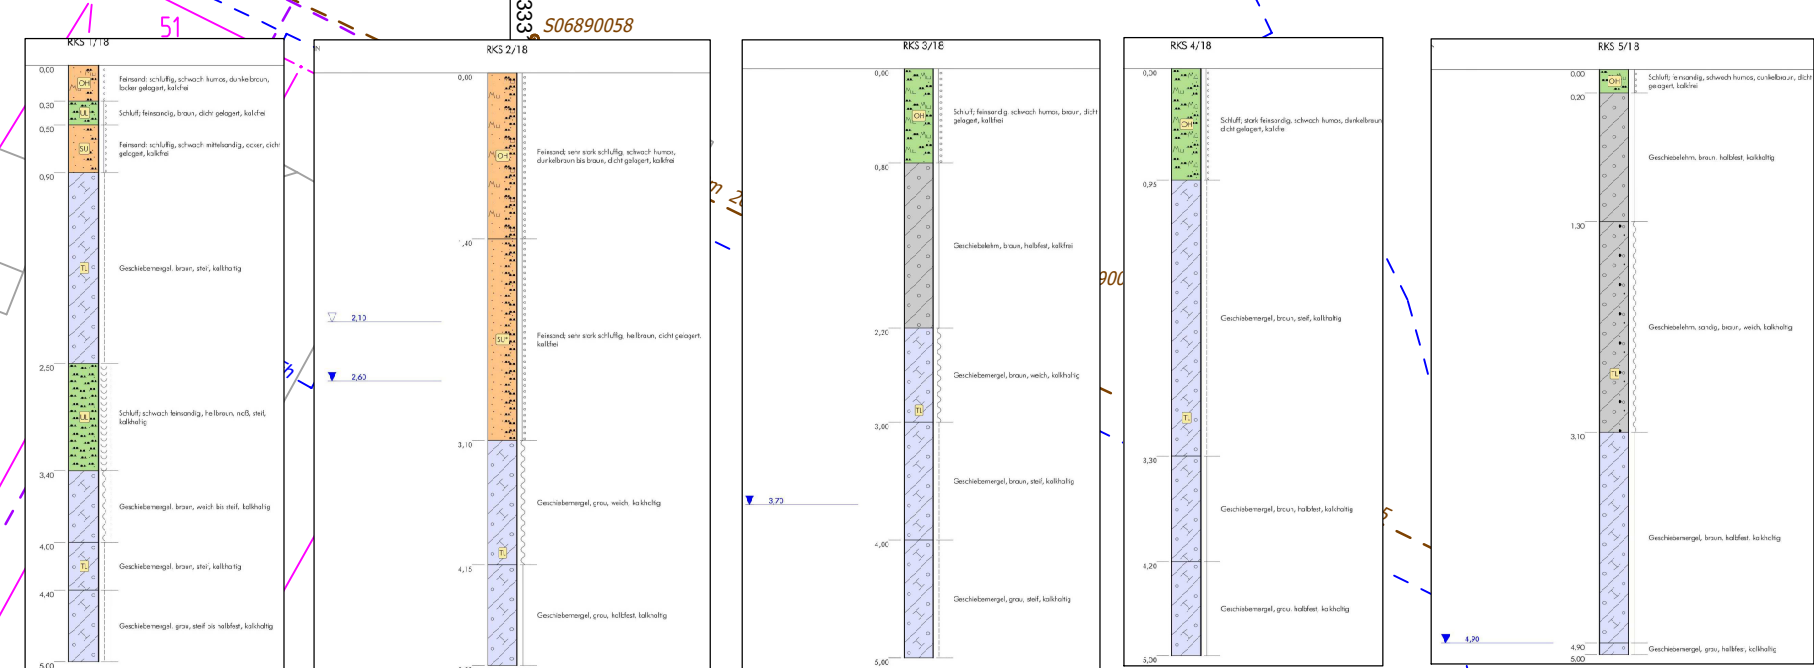


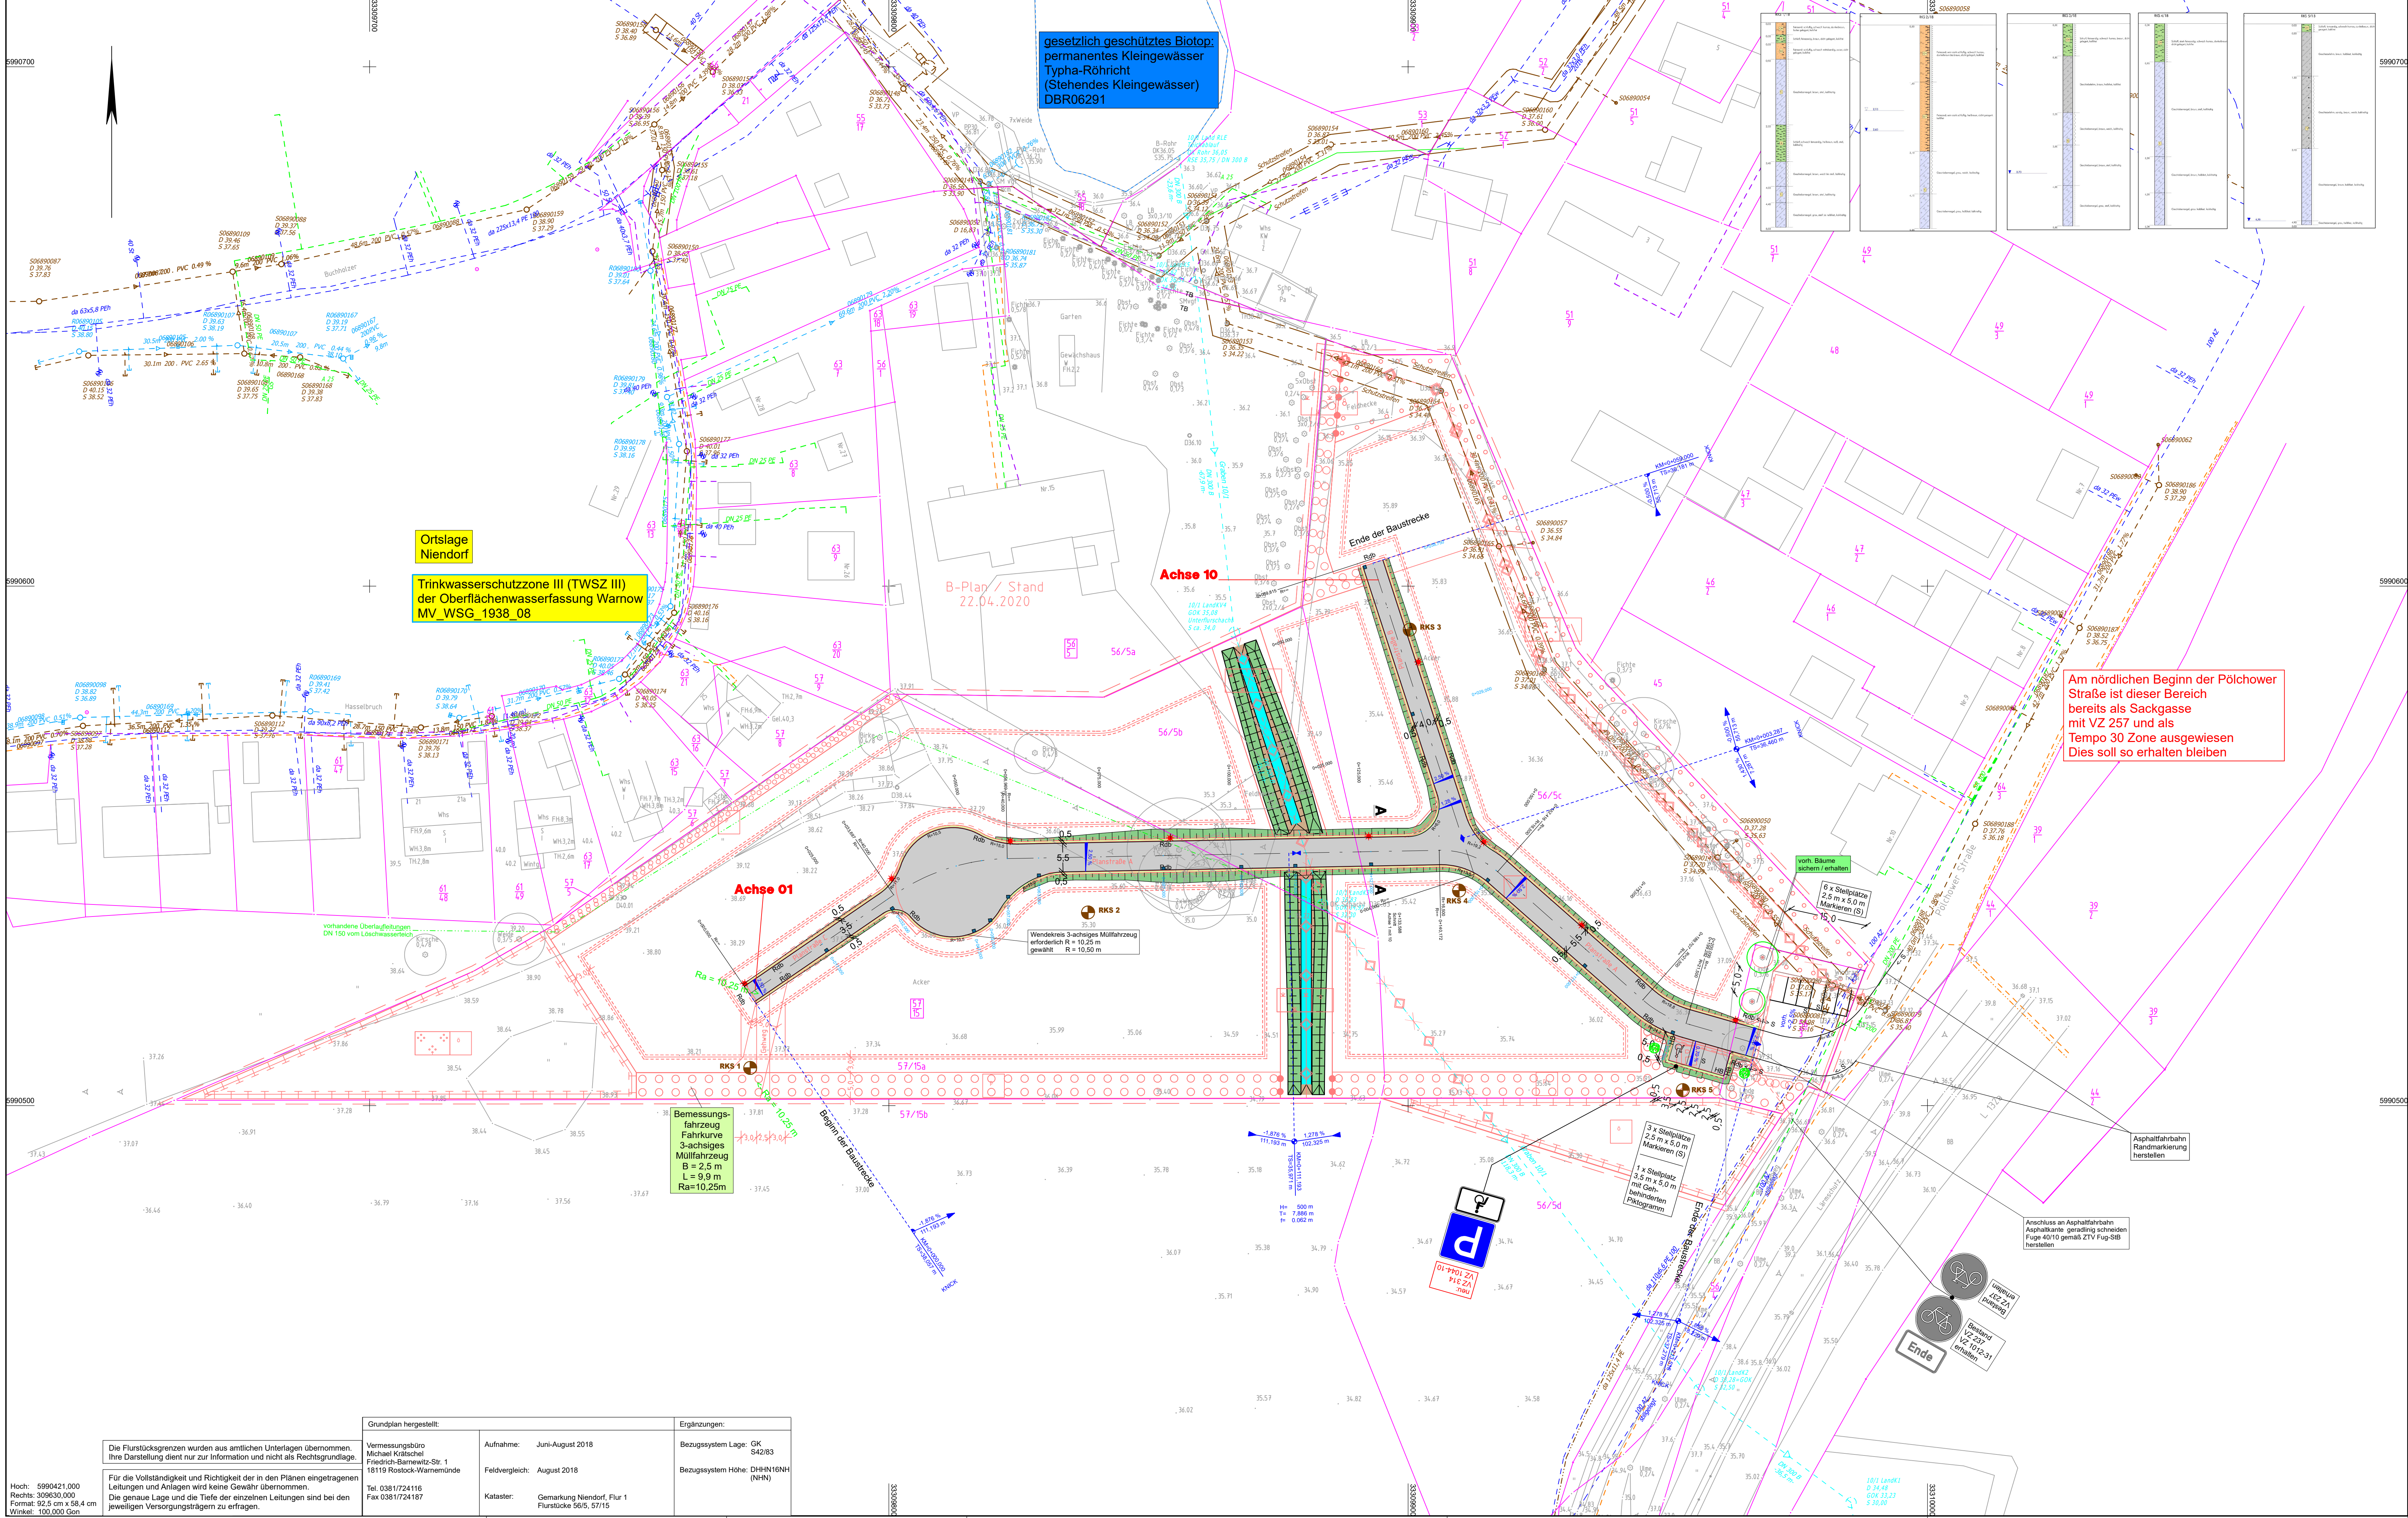

Zeichenerklärung - Versorgungsleitungen

- | | |
|---|--------------------------------|
| --- vorh. Energie Erdkabel NS (Eds) | --- Bestand Nordwasser: |
| --- vorh. Energie Erdkabel MS (Eds) | --- vorh. Trinkwasserleitung |
| --- vorh. Fernmeldeanlage (Telekom) | --- vorh. Regenwasserleitung |
| --- vorh. Gasleitung MD (Stadtwerke) | --- vorh. Schutzwasserleitung |
| --- vorh. verrohrter Graben (WBV) | --- vorh. Abwasserdruckleitung |
| --- vorh. Überlaufleitung DN 150 vom Löschwasserteich | |

Zeichenerklärung - Planung Straßenbau

- | | | |
|---|------------|------------|
| Fahrbahn mit Asphaltbefestigung | Rb / TB HB | Rb / TB HB |
| Gehweg aus Pflaster (grau) | Rb / TB HB | Rb / TB HB |
| Weg aus Pflaster (grau) mit verstärkter Oberbau | Rb / TB HB | Rb / TB HB |
| Bankett / Angleichung | Rb / TB HB | Rb / TB HB |
| Einschnitt- / Dammböschung | Rb / TB HB | Rb / TB HB |
| Schotterbefestigung 0/45 | Rb / TB HB | Rb / TB HB |
| Beleuchtungsmast LED-Außenleuchte, LPH=4,5m | Rb / TB HB | Rb / TB HB |
| "Sigma EVO 600 FS PRO 1x10W 730 L 16 AS-01" der Firma Leuchtenbau Pasewalk GmbH | Rb / TB HB | Rb / TB HB |

Nr.	Art der Änderung	Datum	Aufgestellt

Entwurfsbearbeitung:	Datum	Zeichen
	Sept. 2020	gez. Hen
Charles-Darwin-Ring 4, 18059 Rostock	gezeichnet	Sept. 2020
Tel.: (0381) 40 29 77 0 Fax: (0381) 40 29 77 20	geprüft:	gez. Klinckmann
e-mail: info@veaplan.de www.veaplan.de		

- Ausführungsplanung -

Auftraggeber:	Südstadt Wohnprojekt- und Erschließungsträger GmbH	Unterlage	5
Straße:	westlich der "Pölchower Straße"	Blatt Nr.	1
(Nächster Ort):	Niendorf-Süd	Reg. Nr.	06367
		Datum	
		Zeichen	

Erschließung Wohngebiet Niendorf-Süd über den Bebauungsplan Nr. 25	bearbeitet	
	gezeichnet	
	geprüft	
	Lageplan Straßenbau	
	Maßstab: 1:500	

Hoch: 5990421,000 Rechts: 309630,000 Format: 92,5 cm x 58,4 cm Winkel: 100,000 Gon	Grundplan hergestellt: Die Flurstücksgrenzen wurden aus amtlichen Unterlagen übernommen. Ihre Darstellung dient nur zur Information und nicht als Rechtsgrundlage. Für die Vollständigkeit und Richtigkeit der in den Plänen eingetragenen Leitungen und Anlagen wird keine Gewähr übernommen. Die genaue Lage und die Tiefe der einzelnen Leitungen sind bei den jeweiligen Versorgungsträgern zu erfragen.	Vermessungsbüro Michael Köttschke Friedrich-Barnewitz-Str. 1 18119 Rostock-Warnemünde Tel. 0381/724116 Fax 0381/724187	Aufnahme: Juni-August 2018 Feldvergleich: August 2018 Kataster: Gemarkung Niendorf, Flur 1 Flurstücke 56/5, 57/15	Ergänzungen: Bezugssystem Lage: GK_S42/83 Bezugssystem Höhe: DHHN16NH (NN)
---	--	--	---	--